

|                                                                               |                                                                                                                                                            |                                                                                                                                                                  |                                                                                                               |                                                         |                                                                                                                                   |                                                                                                                             |                                                                                                              |
|-------------------------------------------------------------------------------|------------------------------------------------------------------------------------------------------------------------------------------------------------|------------------------------------------------------------------------------------------------------------------------------------------------------------------|---------------------------------------------------------------------------------------------------------------|---------------------------------------------------------|-----------------------------------------------------------------------------------------------------------------------------------|-----------------------------------------------------------------------------------------------------------------------------|--------------------------------------------------------------------------------------------------------------|
| Residenza Sanitaria Assistenziale Torino                                      | <br><b>SENIOR RESIDENCE</b>                                                | <b>VERIFICHE EFFETTUATE SUI RIVELATORI DI FUMO E INCENDIO</b>                                                                                                    |                                                                                                               |                                                         |                                                                                                                                   | responsabile della verifica<br><b>Egidio Vair</b>                                                                           |                                                                                                              |
|                                                                               |                                                                                                                                                            | verificatore <b>Sicurtec Via ....., Venaus (To)</b>                                                                                                              |                                                                                                               |                                                         |                                                                                                                                   |                                                                                                                             |                                                                                                              |
|                                                                               |                                                                                                                                                            | <b>P.IVA</b>                                                                                                                                                     | <b>8218040015</b>                                                                                             | <b>REA</b>                                              | <b>955159 TO</b>                                                                                                                  |                                                                                                                             |                                                                                                              |
| <b>EFFETTUATE AI SENSI DELLA NORMA uni 11224:2011</b>                         |                                                                                                                                                            |                                                                                                                                                                  |                                                                                                               |                                                         |                                                                                                                                   | <b>data</b>                                                                                                                 |                                                                                                              |
| tipo di verifica                                                              | <input type="checkbox"/> Controllo periodico<br><input type="checkbox"/> Manutenzione ordinaria                                                            | <input type="checkbox"/> Manutenzione straordinaria                                                                                                              |                                                                                                               | scopo della verifica                                    |                                                                                                                                   |                                                                                                                             |                                                                                                              |
| committente                                                                   | ragione sociale                                                                                                                                            | sede operativa                                                                                                                                                   |                                                                                                               | Controllo sulla centrale                                | <input checked="" type="checkbox"/> efficienza e commutazione delle alimentazioni, segnalazioni, rimozione alimentazione primaria | <input type="checkbox"/>                                                                                                    |                                                                                                              |
|                                                                               | <b>Senior Residence s.r.l.</b><br>via G. Servais, 80<br>10146 Torino<br>REA                                                                                | <b>Senior Residence s.r.l.</b><br>via G. Servais, 80<br>10146 Torino<br>attività ex D.M.                                                                         |                                                                                                               |                                                         | <input type="checkbox"/> stato delle batterie                                                                                     | <input type="checkbox"/>                                                                                                    |                                                                                                              |
| comprende                                                                     | <input type="checkbox"/> Rivelaz. a linea collettiva<br><input type="checkbox"/> Rivelaz. a linea indirizzata<br><input type="checkbox"/> Rivelaz. Con ASD | <input type="checkbox"/> Impianto di estinzione<br>per questa parte fare riferimento alle modalità di verifica prescritte nelle norme di riferimento applicabili |                                                                                                               |                                                         | Controllo sul sistema                                                                                                             | <input type="checkbox"/> efficienza dei segnali di rinvio degli stati di allarme e guasto su <b>telefoni portatili DECT</b> | <input type="checkbox"/>                                                                                     |
|                                                                               | esecuzione elettrica                                                                                                                                       | <input type="checkbox"/> Civile<br><input type="checkbox"/> industriale o terziario<br><input type="checkbox"/> luoghi a rischio esplosione                      | se a rischio esplosione vedere la direttiva ATEX, per esempio CEI EN 60079-17 per ambienti in presenza di gas |                                                         |                                                                                                                                   | <input type="checkbox"/> efficienza del sistema di visualizzazione grafica e possibilità di inviare e ricevere comandi      | <input type="checkbox"/>                                                                                     |
|                                                                               |                                                                                                                                                            | Documenti utilizzati e disegni di riferimento                                                                                                                    |                                                                                                               |                                                         |                                                                                                                                   | Controllo sulle linee                                                                                                       | <input type="checkbox"/> segnalazione guasto su apertura a tutto circuito delle linee di comando sorvegliate |
| documenti allegati                                                            | <input type="checkbox"/> disegni di progetto e schemi elettrici                                                                                            |                                                                                                                                                                  |                                                                                                               |                                                         | <input type="checkbox"/> segnalazione guasto su apertura o tutto circuito delle linee di comando sorvegliate                      |                                                                                                                             | <input type="checkbox"/> a campione                                                                          |
|                                                                               | <input type="checkbox"/> disegni con planimetrie e riportanti la posizione dei componenti                                                                  |                                                                                                                                                                  |                                                                                                               |                                                         | Esiste la lista di controllo dettagliata                                                                                          | <input type="checkbox"/> allegare copia del documento                                                                       | <input type="checkbox"/> vedi do                                                                             |
|                                                                               | <input type="checkbox"/> calcoli di flusso (solo per sistemi con ASD)                                                                                      |                                                                                                                                                                  |                                                                                                               |                                                         |                                                                                                                                   | <input checked="" type="checkbox"/> esecuzione positiva delle prove di allarme sui dispositivi                              | <input type="checkbox"/> non barrare se                                                                      |
|                                                                               | <input type="checkbox"/> norme e specifiche di prova impiegate                                                                                             |                                                                                                                                                                  |                                                                                                               |                                                         | Controllo funzionale impianto                                                                                                     | <input type="checkbox"/> controllo positivo delle segnalazioni di allarme presso l'impianto                                 | <input type="checkbox"/>                                                                                     |
|                                                                               | <input type="checkbox"/> lista di controllo dettagliata di tutti i componenti del sistema                                                                  |                                                                                                                                                                  |                                                                                                               |                                                         |                                                                                                                                   | <input type="checkbox"/> controlli addiz. sul sistema radio segnalaz. guasto su rimoz. disp. a camp.                        | <input type="checkbox"/>                                                                                     |
|                                                                               | <input type="checkbox"/> altri documenti                                                                                                                   |                                                                                                                                                                  |                                                                                                               |                                                         |                                                                                                                                   | <input type="checkbox"/> controllo positivo delle congruenze delle segnalazioni e delle visualizz.                          | <input type="checkbox"/>                                                                                     |
| Durante le prove sono state riscontrate delle non conformità? Se SI indicarle |                                                                                                                                                            |                                                                                                                                                                  |                                                                                                               | Gruppo di verifica                                      |                                                                                                                                   |                                                                                                                             |                                                                                                              |
| Sono state risolte?                                                           |                                                                                                                                                            |                                                                                                                                                                  |                                                                                                               | <input type="checkbox"/> SI <input type="checkbox"/> NO |                                                                                                                                   |                                                                                                                             |                                                                                                              |
| il committente è stato informato?                                             |                                                                                                                                                            |                                                                                                                                                                  |                                                                                                               | <input type="checkbox"/> SI <input type="checkbox"/> NO |                                                                                                                                   |                                                                                                                             |                                                                                                              |
| commenti e note                                                               |                                                                                                                                                            |                                                                                                                                                                  |                                                                                                               | visto: il committente                                   |                                                                                                                                   |                                                                                                                             |                                                                                                              |

|                                                                                                                        |                                                                                  |         |                                                                                                                                                                                              |                 |                      |                      |                                                                                                                                        |         |                                                      |                 |
|------------------------------------------------------------------------------------------------------------------------|----------------------------------------------------------------------------------|---------|----------------------------------------------------------------------------------------------------------------------------------------------------------------------------------------------|-----------------|----------------------|----------------------|----------------------------------------------------------------------------------------------------------------------------------------|---------|------------------------------------------------------|-----------------|
| Residenza<br>Sanitaria<br>Assistenziale<br>Torino                                                                      |  |         | <b>VERIFICHE EFFETTUATE SUI RIVELATORI DI FUMO E INCENDIO</b>                                                                                                                                |                 |                      |                      |                                                                                                                                        |         | responsabile della<br>verifica<br><b>Egidio Vair</b> |                 |
|                                                                                                                        |                                                                                  |         | verificatore <b>Sicurtec Via ....., Venaus (To)</b>                                                                                                                                          |                 |                      |                      |                                                                                                                                        |         |                                                      |                 |
|                                                                                                                        |                                                                                  |         | <b>P.IVA 8218040015</b>                                                                                                                                                                      |                 | <b>REA 955159 TO</b> |                      |                                                                                                                                        |         |                                                      |                 |
| <b>Criteri per la identificazione e numerazione dei rivelatori di fumo e incendio</b>                                  |                                                                                  |         |                                                                                                                                                                                              |                 |                      |                      |                                                                                                                                        |         |                                                      |                 |
| tutte le camere ed ambienti vari sono numerati in modo univoco con numeri a 3 cifre, che identificano piano e ambiente |                                                                                  |         |                                                                                                                                                                                              |                 |                      |                      |                                                                                                                                        |         |                                                      |                 |
| 600                                                                                                                    | locali a piano seminterrato                                                      |         | la numerazione di tutti gli ambienti è chiaramente riportata su una targhetta posta all'ingresso del locale stesso.                                                                          |                 |                      |                      | la numerazione di tutti gli ambienti è la stessa utilizzata per le chiamate di allarme che provengono dalle perelle testaletto e bagno |         |                                                      |                 |
| 100                                                                                                                    | locali a piano terra (1° ft.)                                                    |         |                                                                                                                                                                                              |                 |                      |                      |                                                                                                                                        |         |                                                      |                 |
| 200                                                                                                                    | locali a piano primo (2° ft.)                                                    |         |                                                                                                                                                                                              |                 |                      |                      |                                                                                                                                        |         |                                                      |                 |
| 300                                                                                                                    | locali a piano secondo (3° ft.)                                                  |         | la numerazione di tutti gli ambienti corrisponde sia al numero telefonico dello stesso, sia al numero che viene evidenziato sul display della Centrale Rivelazioni Fumi, in caso di allarme. |                 |                      |                      | i corridoi sono indentificati dal numero del nucleo                                                                                    |         |                                                      |                 |
| 400                                                                                                                    | locali a piano terzo (4° ft.)                                                    |         |                                                                                                                                                                                              |                 |                      |                      |                                                                                                                                        |         |                                                      |                 |
| 500                                                                                                                    | locali a piano quarto (5° ft.)                                                   |         |                                                                                                                                                                                              |                 |                      |                      |                                                                                                                                        |         |                                                      |                 |
| data                                                                                                                   |                                                                                  |         | <b>verifica livelli analogici PIANO TERRA - 100</b>                                                                                                                                          |                 |                      |                      |                                                                                                                                        |         | verificatore                                         |                 |
| ambiente                                                                                                               | valore rilevato                                                                  | pulizia | ambiente                                                                                                                                                                                     | valore rilevato | pulizia              | ambiente             | valore rilevato                                                                                                                        | pulizia | ambiente                                             | valore rilevato |
| cam 101<br>03-18                                                                                                       |                                                                                  |         | cam 103<br>03-20                                                                                                                                                                             |                 |                      | cam 105<br>03-26     |                                                                                                                                        |         | cam 123<br>03-27                                     |                 |
| cam 107<br>03-34                                                                                                       |                                                                                  |         | cam 109<br>03-38                                                                                                                                                                             |                 |                      | cam 111<br>03-39     |                                                                                                                                        |         | cam 113<br>03-43                                     |                 |
| cam 110<br>03-44                                                                                                       |                                                                                  |         | cam 108<br>03-40                                                                                                                                                                             |                 |                      | cam 106<br>03-37     |                                                                                                                                        |         | cam 104<br>03-35                                     |                 |
| cam 124<br>03-30                                                                                                       |                                                                                  |         | cam 124<br>03-29                                                                                                                                                                             |                 |                      | cam102<br>03-21      |                                                                                                                                        |         | loc 120<br>03-19                                     |                 |
| loc 151<br>03-12                                                                                                       |                                                                                  |         | loc 153<br>03-10                                                                                                                                                                             |                 |                      | loc 155<br>03-08     |                                                                                                                                        |         | loc 171<br>03-06                                     |                 |
| cam 161<br>03-02                                                                                                       |                                                                                  |         | cam162<br>03-01                                                                                                                                                                              |                 |                      | cam 164<br>03-04     |                                                                                                                                        |         | loc 170<br>03-05                                     |                 |
| loc 166<br>03-07                                                                                                       |                                                                                  |         | loc 165<br>03-09                                                                                                                                                                             |                 |                      | loc 160<br>03-11     |                                                                                                                                        |         | loc 162<br>03-13                                     |                 |
| hall<br>03-14                                                                                                          |                                                                                  |         | hall<br>03-15                                                                                                                                                                                |                 |                      | hall<br>03-16        |                                                                                                                                        |         | hall<br>03-17                                        |                 |
| corr 150 cs<br>03-24                                                                                                   |                                                                                  |         | corr 150<br>03-22                                                                                                                                                                            |                 |                      | corr 150 cs<br>03-25 |                                                                                                                                        |         | corr 150<br>03-28                                    |                 |
| corr 150 cs<br>03-32                                                                                                   |                                                                                  |         | corr 150<br>03-33                                                                                                                                                                            |                 |                      | corr 150 cs<br>03-36 |                                                                                                                                        |         | corr 150 cs<br>03-42                                 |                 |
| corr 150<br>03-41                                                                                                      |                                                                                  |         | corr 100<br>03-53                                                                                                                                                                            |                 |                      | corr 100<br>03-52    |                                                                                                                                        |         | corr 100<br>03-51                                    |                 |
| corr 100 cs<br>03-50                                                                                                   |                                                                                  |         | corr 100<br>03-49                                                                                                                                                                            |                 |                      | corr 100 cs<br>03-48 |                                                                                                                                        |         | corr 100 cs<br>03-47                                 |                 |
| corr 100 cs<br>03-46                                                                                                   |                                                                                  |         | corr 100<br>03-45                                                                                                                                                                            |                 |                      | ripostiglio<br>03-31 |                                                                                                                                        |         | cam 166<br>03-03                                     |                 |
| note e anomalie                                                                                                        |                                                                                  |         | note e anomalie                                                                                                                                                                              |                 |                      | note e anomalie      |                                                                                                                                        |         | note e anomalie                                      |                 |

|                                                   |                                                                                                      |                                                        |                                 |     |           |                                                   |
|---------------------------------------------------|------------------------------------------------------------------------------------------------------|--------------------------------------------------------|---------------------------------|-----|-----------|---------------------------------------------------|
| Residenza<br>Sanitaria<br>Assistenziale<br>Torino | <br>SENIOR RESIDENCE | VERIFICHE EFFETTUATE SUI RIVELATORI DI FUMO E INCENDIO |                                 |     |           | responsabile della<br>verifica<br><br>Egidio Vair |
|                                                   |                                                                                                      | verificatore                                           | Sicurtec Via ....., Venaus (To) |     |           |                                                   |
|                                                   |                                                                                                      | P.IVA                                                  | 8218040015                      | REA | 955159 TO |                                                   |
|                                                   |                                                                                                      |                                                        |                                 |     |           |                                                   |

|                                                   |                 |                                                                                  |  |                                                               |                 |                      |  |                      |                 |                                                          |  |                      |                 |
|---------------------------------------------------|-----------------|----------------------------------------------------------------------------------|--|---------------------------------------------------------------|-----------------|----------------------|--|----------------------|-----------------|----------------------------------------------------------|--|----------------------|-----------------|
| Residenza<br>Sanitaria<br>Assistenziale<br>Torino |                 |  |  | <b>VERIFICHE EFFETTUATE SUI RIVELATORI DI FUMO E INCENDIO</b> |                 |                      |  |                      |                 | responsabile della<br>verifica<br><br><b>Egidio Vair</b> |  |                      |                 |
|                                                   |                 |                                                                                  |  | verificatore <b>Sicurtec Via ....., Venaus (To)</b>           |                 |                      |  |                      |                 |                                                          |  |                      |                 |
|                                                   |                 |                                                                                  |  | <b>P.IVA 8218040015</b>                                       |                 | <b>REA 955159 TO</b> |  |                      |                 |                                                          |  |                      |                 |
| data                                              |                 |                                                                                  |  | <b>verifica livelli analogici PIANO PRIMO 200</b>             |                 |                      |  |                      |                 | verificatore                                             |  |                      |                 |
| ambiente                                          | valore rilevato | pulizia                                                                          |  | ambiente                                                      | valore rilevato | pulizia              |  | ambiente             | valore rilevato | pulizia                                                  |  | ambiente             | valore rilevato |
| cam 201<br>05-32                                  |                 |                                                                                  |  | cam 203<br>05-35                                              |                 |                      |  | cam 205<br>03-38     |                 |                                                          |  | cam 223<br>05-39     |                 |
| cam 207<br>05-45                                  |                 |                                                                                  |  | cam 209<br>05-47                                              |                 |                      |  | cam 211<br>05-51     |                 |                                                          |  | cam 213<br>05-53     |                 |
| cam 212<br>05-54                                  |                 |                                                                                  |  | cam 210<br>05-52                                              |                 |                      |  | cam 208<br>05-48     |                 |                                                          |  | cam 206<br>05-46     |                 |
| loc 224<br>05-41                                  |                 |                                                                                  |  | loc 224<br>05-40                                              |                 |                      |  | cam 204<br>05-36     |                 |                                                          |  | cam 202<br>05-33     |                 |
| cam 253<br>05-24                                  |                 |                                                                                  |  | cam 255<br>05-22                                              |                 |                      |  |                      |                 |                                                          |  | loc 274<br>05-14     |                 |
| loc 274<br>05-15                                  |                 |                                                                                  |  | cam 257<br>05-12                                              |                 |                      |  | cam 259<br>05-07     |                 |                                                          |  | cam 261<br>05-05     |                 |
| cam 263<br>05-03                                  |                 |                                                                                  |  | cam 262<br>05-04                                              |                 |                      |  | cam 260<br>05-06     |                 |                                                          |  | cam 258<br>05-11     |                 |
| loc 273<br>05-13                                  |                 |                                                                                  |  | loc 270<br>05-19                                              |                 |                      |  | cam 256<br>05-23     |                 |                                                          |  | cam 254<br>05-25     |                 |
| cam 252<br>05-26                                  |                 |                                                                                  |  | loc 291<br>05-28                                              |                 |                      |  | disi 248<br>05-29    |                 |                                                          |  | depos<br>05-57       |                 |
| corr 250<br>05-30                                 |                 |                                                                                  |  | corr 250 cs<br>05-31                                          |                 |                      |  | corr 250<br>05-34    |                 |                                                          |  | corr 250 cs<br>05-37 |                 |
| corr 250<br>05-56                                 |                 |                                                                                  |  | corr 250<br>05-55                                             |                 |                      |  | corr 250<br>05-42    |                 |                                                          |  | corr 250 cs<br>05-43 |                 |
| corr 250<br>05-44                                 |                 |                                                                                  |  | corr 250 cs<br>05-49                                          |                 |                      |  | corr 250<br>05-50    |                 |                                                          |  | corr 200<br>05-27    |                 |
| corr 200<br>05-20                                 |                 |                                                                                  |  | corr 200<br>05-21                                             |                 |                      |  | corr 200 cs<br>05-17 |                 |                                                          |  | corr 200<br>05-18    |                 |
| corr 200 cs<br>05-16                              |                 |                                                                                  |  | corr 200 cs<br>05-10                                          |                 |                      |  | corr 200<br>05-09    |                 |                                                          |  | corr 200 cs<br>05-08 |                 |
| corr 200 cs<br>05-01                              |                 |                                                                                  |  | corr 200<br>05-02                                             |                 |                      |  |                      |                 |                                                          |  |                      |                 |
| note e anomalie                                   |                 |                                                                                  |  | note e anomalie                                               |                 |                      |  | note e anomalie      |                 |                                                          |  | note e anomalie      |                 |
|                                                   |                 |                                                                                  |  |                                                               |                 |                      |  |                      |                 |                                                          |  |                      |                 |

|                                                   |                 |                                                                                  |  |                                                               |                    |                      |  |                      |                                                      |                     |  |
|---------------------------------------------------|-----------------|----------------------------------------------------------------------------------|--|---------------------------------------------------------------|--------------------|----------------------|--|----------------------|------------------------------------------------------|---------------------|--|
| Residenza<br>Sanitaria<br>Assistenziale<br>Torino |                 |  |  | <b>VERIFICHE EFFETTUATE SUI RIVELATORI DI FUMO E INCENDIO</b> |                    |                      |  |                      | responsabile della<br>verifica<br><b>Egidio Vair</b> |                     |  |
|                                                   |                 |                                                                                  |  | verificatore <b>Sicurtec Via ....., Venaus (To)</b>           |                    |                      |  |                      |                                                      |                     |  |
|                                                   |                 |                                                                                  |  | <b>P.IVA 8218040015</b>                                       |                    | <b>REA 955159 TO</b> |  |                      |                                                      |                     |  |
| data                                              |                 |                                                                                  |  | <b>verifica livelli analogici PIANO SECONDO 300</b>           |                    |                      |  |                      | verificatore                                         |                     |  |
| ambiente                                          | valore rilevato | pulizia                                                                          |  | ambiente                                                      | valore rilevato    | pulizia              |  | ambiente             | valore rilevato                                      | pulizia             |  |
| cam 301<br>07-35                                  |                 |                                                                                  |  | cam 303<br>07-37                                              |                    |                      |  | cam 305<br>07-39     |                                                      |                     |  |
| cam 307<br>07-45                                  |                 |                                                                                  |  | cam 309<br>07-47                                              |                    |                      |  | cam 311<br>07-54     |                                                      |                     |  |
| cam 312<br>07-57                                  |                 |                                                                                  |  | cam 310<br>07-55                                              |                    |                      |  | cam 308<br>07-53     |                                                      |                     |  |
| loc 324<br>07-44                                  |                 |                                                                                  |  | loc 324<br>07-43                                              |                    |                      |  |                      |                                                      | cam 304<br>07-38    |  |
| loc 302<br>07-36                                  |                 |                                                                                  |  | cam 353<br>07-25                                              |                    |                      |  | cam 358<br>07-21     |                                                      |                     |  |
| loc 374<br>07-16                                  |                 |                                                                                  |  | loc 374<br>07-15                                              |                    |                      |  | ripostiglio<br>07-17 |                                                      | cam 357<br>07-11    |  |
| cam 359<br>07-07                                  |                 |                                                                                  |  | cam 361<br>07-05                                              |                    |                      |  | cam 363<br>07-01     |                                                      | cam 362<br>07-04    |  |
| cam 360<br>07-06                                  |                 |                                                                                  |  | cam 358<br>07-12                                              |                    |                      |  | loc 373<br>07-14     |                                                      | loc 370<br>07-19    |  |
| cam 356<br>07-20                                  |                 |                                                                                  |  | cam 254<br>07-24                                              |                    |                      |  | cam 352<br>07-26     |                                                      | loc 391<br>07-28    |  |
| loc 396<br>07-31                                  |                 |                                                                                  |  | disimp<br>07-29                                               |                    |                      |  | loc 349<br>07-30     |                                                      | corr dx cs<br>07-32 |  |
| corr dx<br>07-33                                  |                 |                                                                                  |  | corr dx cs<br>07-34                                           |                    |                      |  | corr dx cs<br>07-40  |                                                      | corr dx<br>07-41    |  |
| corr dx cs<br>07-48                               |                 |                                                                                  |  | corr dx<br>07-49                                              |                    |                      |  | corr dx cs<br>07-50  |                                                      | corr dx<br>07-51    |  |
| corr dx cs<br>07-52                               |                 |                                                                                  |  | corr sx cs<br>07-27                                           |                    |                      |  | corr sx<br>07-23     |                                                      | corr sx<br>07-22    |  |
| corr sx cs<br>07-18                               |                 |                                                                                  |  | corr sx<br>07-13                                              |                    |                      |  | corr sx cs<br>07-10  |                                                      | corr sx<br>07-09    |  |
| corr sx cs<br>07-08                               |                 |                                                                                  |  | corr sx cs<br>07-02                                           | valore inesistente |                      |  | corr sx<br>07-03     |                                                      |                     |  |
| note e anomalie                                   |                 |                                                                                  |  | note e anomalie                                               |                    |                      |  | note e anomalie      |                                                      |                     |  |
|                                                   |                 |                                                                                  |  |                                                               |                    |                      |  |                      |                                                      |                     |  |

|                                                   |                 |                                                                                                             |  |                                                               |                 |                      |  |                      |                 |                                                      |  |                      |                 |
|---------------------------------------------------|-----------------|-------------------------------------------------------------------------------------------------------------|--|---------------------------------------------------------------|-----------------|----------------------|--|----------------------|-----------------|------------------------------------------------------|--|----------------------|-----------------|
| Residenza<br>Sanitaria<br>Assistenziale<br>Torino |                 | <br><b>SENIOR RESIDENCE</b> |  | <b>VERIFICHE EFFETTUATE SUI RIVELATORI DI FUMO E INCENDIO</b> |                 |                      |  |                      |                 | responsabile della<br>verifica<br><b>Egidio Vair</b> |  |                      |                 |
|                                                   |                 |                                                                                                             |  | verificatore <b>Sicurtec Via ....., Venaus (To)</b>           |                 |                      |  |                      |                 |                                                      |  |                      |                 |
|                                                   |                 |                                                                                                             |  | <b>P.IVA 8218040015</b>                                       |                 | <b>REA 955159 TO</b> |  |                      |                 |                                                      |  |                      |                 |
| data                                              |                 |                                                                                                             |  | <b>verifica livelli analogici PIANO TERZO 400</b>             |                 |                      |  |                      |                 | verificatore                                         |  |                      |                 |
| ambiente                                          | valore rilevato | pulizia                                                                                                     |  | ambiente                                                      | valore rilevato | pulizia              |  | ambiente             | valore rilevato | pulizia                                              |  | ambiente             | valore rilevato |
| cam 401<br>09-20                                  |                 |                                                                                                             |  | cam 403<br>09-26                                              |                 |                      |  | cam 405<br>09-27     |                 |                                                      |  | loc 423<br>09-29     |                 |
| cam 407<br>09-36                                  |                 |                                                                                                             |  | cam 409<br>09-38                                              |                 |                      |  | cam 411<br>09-42     |                 |                                                      |  | cam 413<br>09-44     |                 |
| cam 412<br>09-45                                  |                 |                                                                                                             |  | cam 410<br>09-43                                              |                 |                      |  | cam 408<br>09-39     |                 |                                                      |  | cam 406<br>09-37     |                 |
| ripostiglio<br>09-33                              |                 |                                                                                                             |  | loc 424<br>09-32                                              |                 |                      |  | loc 424<br>09-31     |                 |                                                      |  | cam 404<br>09-25     |                 |
| loc 402<br>09-21                                  |                 |                                                                                                             |  | cam 453<br>09-13                                              |                 |                      |  | cam 455<br>09-09     |                 |                                                      |  | ripostiglio<br>09-04 |                 |
| loc 473<br>09-03                                  |                 |                                                                                                             |  | ripostiglio<br>09-02                                          |                 |                      |  | cam 457<br>09-49     |                 |                                                      |  | cam 459<br>09-50     |                 |
| cam 461<br>09-53                                  |                 |                                                                                                             |  | cam 463<br>09-54                                              |                 |                      |  | ripostiglio<br>09-01 |                 |                                                      |  | loc 458<br>09-07     |                 |
| cam 456<br>09-08                                  |                 |                                                                                                             |  | cam 454<br>09-12                                              |                 |                      |  | cam 452<br>09-15     |                 |                                                      |  | loc 491<br>09-18     |                 |
| loc 446<br>09-19                                  |                 |                                                                                                             |  | disimpeg<br>09-55                                             |                 |                      |  | deposito<br>09-16    |                 |                                                      |  | corr dx<br>09-17     |                 |
| corr dx<br>09-22                                  |                 |                                                                                                             |  | corr dx cs<br>09-23                                           |                 |                      |  | corr dx<br>09-24     |                 |                                                      |  | corr dx cs<br>09-28  |                 |
| corr dx<br>09-30                                  |                 |                                                                                                             |  | corr dx cs<br>09-34                                           |                 |                      |  | corr dx<br>09-35     |                 |                                                      |  | corr dx cs<br>09-40  |                 |
| corr dx<br>09-41                                  |                 |                                                                                                             |  | corr sx cs<br>09-14                                           |                 |                      |  | corr sx<br>09-11     |                 |                                                      |  | corr sx cs<br>09-10  |                 |
| corr sx cs<br>09-06                               |                 |                                                                                                             |  | corr sx<br>09-05                                              |                 |                      |  | corr sx cs<br>09-46  |                 |                                                      |  | corr sx cs<br>09-48  |                 |
| corr sx<br>09-47                                  |                 |                                                                                                             |  | corr sx<br>09-51                                              |                 |                      |  | corr sx cs<br>09-52  |                 |                                                      |  |                      |                 |
| note e anomalie                                   |                 |                                                                                                             |  | note e anomalie                                               |                 |                      |  | note e anomalie      |                 |                                                      |  | note e anomalie      |                 |
|                                                   |                 |                                                                                                             |  |                                                               |                 |                      |  |                      |                 |                                                      |  |                      |                 |

|                                                   |                    |                                                                                  |  |                                                               |                    |                      |  |                   |                 |                                                          |  |                   |                 |
|---------------------------------------------------|--------------------|----------------------------------------------------------------------------------|--|---------------------------------------------------------------|--------------------|----------------------|--|-------------------|-----------------|----------------------------------------------------------|--|-------------------|-----------------|
| Residenza<br>Sanitaria<br>Assistenziale<br>Torino |                    |  |  | <b>VERIFICHE EFFETTUATE SUI RIVELATORI DI FUMO E INCENDIO</b> |                    |                      |  |                   |                 | responsabile della<br>verifica<br><br><b>Egidio Vair</b> |  |                   |                 |
|                                                   |                    |                                                                                  |  | verificatore <b>Sicurtec Via ....., Venaus (To)</b>           |                    |                      |  |                   |                 |                                                          |  |                   |                 |
|                                                   |                    |                                                                                  |  | <b>P.IVA 8218040015</b>                                       |                    | <b>REA 955159 TO</b> |  |                   |                 |                                                          |  |                   |                 |
| data                                              |                    |                                                                                  |  | <b>verifica livelli analogici PIANO QUARTO 500</b>            |                    |                      |  |                   |                 | verificatore                                             |  |                   |                 |
| ambiente                                          | valore rilevato    | pulizia                                                                          |  | ambiente                                                      | valore rilevato    | pulizia              |  | ambiente          | valore rilevato | pulizia                                                  |  | ambiente          | valore rilevato |
| loc att.ma 11-25                                  | 780                |                                                                                  |  | loc att.ma 11-26                                              | 804                |                      |  | loc autidor 11-31 | 804             |                                                          |  | loc autidor 11-32 | 636             |
| loc 506 11-28                                     | 804                |                                                                                  |  | loc 504 11-27                                                 | 804                |                      |  | loc parruc 11-22  | 780             |                                                          |  |                   |                 |
| loc ascens 11-36                                  | segnale<br>assente |                                                                                  |  | deposito 11-34                                                | segnale<br>assente |                      |  | loc 555 11-11     | 804             |                                                          |  | loc 555 11-10     | 744             |
| loc 557 11-01                                     | 852                |                                                                                  |  | loc ascens 11-37                                              | segnale<br>assente |                      |  | ripostiglio 11-02 | 804             |                                                          |  | cam mortu 11-06   | 804             |
| magazzino 11-13                                   |                    |                                                                                  |  | capella 11-33                                                 |                    |                      |  | cappella 11-35    |                 |                                                          |  | corr dx 11-17     |                 |
| corr dx cs 11-18                                  |                    |                                                                                  |  | corr dx 11-19                                                 |                    |                      |  | corr dx 11-20     |                 |                                                          |  | corr dx cs 11-21  |                 |
| corr dx cs 11-23                                  |                    |                                                                                  |  | corr dx 11-24                                                 |                    |                      |  | corr dx cs 11-29  |                 |                                                          |  | corr dx 11-30     |                 |
| corr sx cs 11-16                                  |                    |                                                                                  |  | corr sx 11-15                                                 |                    |                      |  | corr sx 11-14     |                 |                                                          |  | corr sx cs 11-14  |                 |
| corr sx cs 11-09                                  |                    |                                                                                  |  | corr sx 11-08                                                 |                    |                      |  | corr sx cs 11-07  |                 |                                                          |  | corr sx cs 11-05  |                 |
| corr sx 11-04                                     |                    |                                                                                  |  | corr sx cs 11-03                                              |                    |                      |  |                   |                 |                                                          |  |                   |                 |
| note e anomalie                                   |                    |                                                                                  |  | note e anomalie                                               |                    |                      |  | note e anomalie   |                 |                                                          |  | note e anomalie   |                 |
|                                                   |                    |                                                                                  |  |                                                               |                    |                      |  |                   |                 |                                                          |  |                   |                 |

|                                          |                 |                                                                                  |  |                                                        |                 |         |  |                  |                                                |         |                  |                 |  |
|------------------------------------------|-----------------|----------------------------------------------------------------------------------|--|--------------------------------------------------------|-----------------|---------|--|------------------|------------------------------------------------|---------|------------------|-----------------|--|
| Residenza Sanitaria Assistenziale Torino |                 |  |  | VERIFICHE EFFETTUATE SUI RIVELATORI DI FUMO E INCENDIO |                 |         |  |                  | responsabile della verifica<br><br>Egidio Vair |         |                  |                 |  |
|                                          |                 |                                                                                  |  | verificatore Sicurtec Via ....., Venaus (To)           |                 |         |  |                  |                                                |         |                  |                 |  |
|                                          |                 |                                                                                  |  | P.IVA 8218040015 REA 955159 TO                         |                 |         |  |                  |                                                |         |                  |                 |  |
| data                                     |                 |                                                                                  |  | verifica livelli analogici PIANO SEMINTERRATO 600      |                 |         |  |                  | verificatore                                   |         |                  |                 |  |
| ambiente                                 | valore rilevato | pulizia                                                                          |  | ambiente                                               | valore rilevato | pulizia |  | ambiente         | valore rilevato                                | pulizia | ambiente         | valore rilevato |  |
| No Food 1-1                              |                 |                                                                                  |  | Dispensa 1-2                                           |                 |         |  | Cucina 1-3       |                                                |         | Celle frigo 1-4  |                 |  |
| Corridoio 1-5                            |                 |                                                                                  |  | Corridoio 1-6                                          |                 |         |  | Cucina c 1-7     |                                                |         | Corridoio 1-8    |                 |  |
| Corridoio 1-9                            |                 |                                                                                  |  | Corridoio 1-10                                         |                 |         |  | WC Fem 1-11      |                                                |         | WC Uomi 1-12     |                 |  |
| Corridoio 1-13                           |                 |                                                                                  |  | Corridoio 1-14                                         |                 |         |  | Corridoio 1-15   |                                                |         | Spogl Mas 1-16   |                 |  |
| Carrelli 1-17                            |                 |                                                                                  |  | Mensa 1-18                                             |                 |         |  | Spogl Mas 1-19   |                                                |         | Corridoio 1-20   |                 |  |
| Corridoio 1-21                           |                 |                                                                                  |  | Biancheri1-22                                          |                 |         |  | Corridoio 1-23   |                                                |         | Spogl Fem 1-24   |                 |  |
| Stireria 1-25                            |                 |                                                                                  |  | Lavanderi1-26                                          |                 |         |  | Corridoio 1-27   |                                                |         | Corridoio 1-28   |                 |  |
| Deposito 1-29                            |                 |                                                                                  |  | Ascensore 1-30                                         |                 |         |  | Dep. Pulito 1-31 |                                                |         | Dep. Pann 1-32   |                 |  |
| Corridoio 1-33                           |                 |                                                                                  |  | Corridoio 1-34                                         |                 |         |  | Corridoio 1-35   |                                                |         | Corridoio 1-36   |                 |  |
| Corridoio 1-37                           |                 |                                                                                  |  | Sp.MsSx 1-38                                           |                 |         |  | Sp.MsDx 1-39     |                                                |         | Ambulat. 1-40    |                 |  |
| Ambulat. 1-41                            |                 |                                                                                  |  | Ambulat. 1-42                                          |                 |         |  | Corridoio 1-43   |                                                |         | Corridoio 1-44   |                 |  |
| Corridoio 1-45                           |                 |                                                                                  |  | Corridoio 1-46                                         |                 |         |  | Fisioterap 1-47  |                                                |         | Corridoio 1-48   |                 |  |
| Palest Dx 1-49                           |                 |                                                                                  |  | Palest Sx 1-50                                         |                 |         |  | Magaz Pal 1-51   |                                                |         | Corridoio 1-52   |                 |  |
| Corridoio 1-53                           |                 |                                                                                  |  | Corridoio 1-54                                         |                 |         |  | Corridoio 1-55   |                                                |         | Ripostiglio 1-56 |                 |  |
| Magazzino 1-57                           |                 |                                                                                  |  | Trattament 1-58                                        |                 |         |  | Tratt. Dx 1-59   |                                                |         | Tratt. Sx 1-60   |                 |  |
| Centrale 1-64                            |                 |                                                                                  |  | Centrale 1-65                                          |                 |         |  | Centrale 1-66    |                                                |         | Centrale 1-67    |                 |  |
| Corr.Sx cs 1-61                          |                 |                                                                                  |  | Corr. Sx 1-62                                          |                 |         |  | Corr.Sx cs 1-63  |                                                |         | Corr. Sx 1-64    |                 |  |
| note e anomalie                          |                 |                                                                                  |  | note e anomalie                                        |                 |         |  | note e anomalie  |                                                |         |                  | note e anomalie |  |




**GPR**  
SENIOR RESIDENCE

verificatore **Sicurtec Via ....., Venaus (To)**

**P.IVA 8218040015 REA 955159 TO**

Egidio Vair

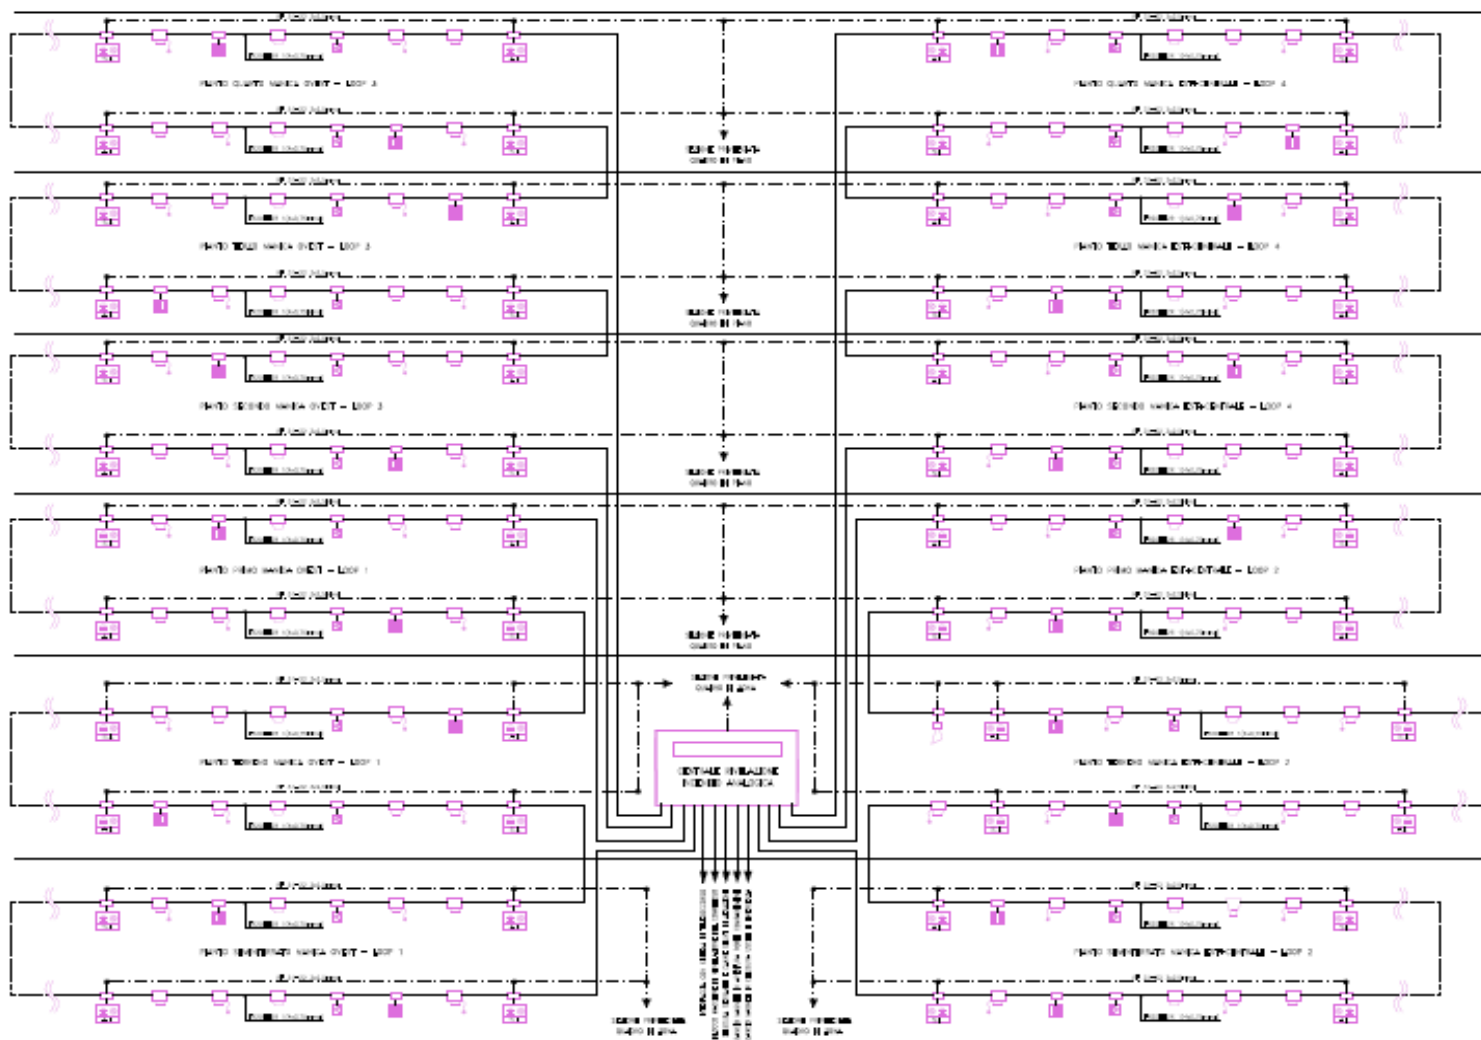

| 五、实验结果及讨论 |                                                                              |
|-----------|------------------------------------------------------------------------------|
| 1         | 1. 实验结果: 在 100℃ 下, 100% 的 PEG 与 100% 的 PEG 反应, 生成 100% 的 PEG-PEG 共聚物。        |
| 2         | 2. 讨论: 本实验结果表明, PEG 与 PEG 在 100℃ 下可以发生反应, 生成 PEG-PEG 共聚物。这说明了 PEG 具有良好的反应活性。 |
| 3         | 3. 结论: 本实验结果表明, PEG 与 PEG 在 100℃ 下可以发生反应, 生成 PEG-PEG 共聚物。这说明了 PEG 具有良好的反应活性。 |
| 4         | 4. 参考文献: [1] 王小明, 李小红. 聚乙二醇 (PEG) 的性质与应用. 化学工业出版社, 2010.                     |
| 5         | 5. 附录: 本实验所用试剂及仪器的清单。                                                        |
| 6         | 6. 致谢: 感谢导师及实验室同学的帮助。                                                        |
| 7         | 7. 附录: 本实验所用试剂及仪器的清单。                                                        |
| 8         | 8. 附录: 本实验所用试剂及仪器的清单。                                                        |
| 9         | 9. 附录: 本实验所用试剂及仪器的清单。                                                        |
| 10        | 10. 附录: 本实验所用试剂及仪器的清单。                                                       |

[illegible]

|                                                   |                                                                                                             |                                                               |                                        |            |                  |                                                   |
|---------------------------------------------------|-------------------------------------------------------------------------------------------------------------|---------------------------------------------------------------|----------------------------------------|------------|------------------|---------------------------------------------------|
| Residenza<br>Sanitaria<br>Assistenziale<br>Torino | <br><b>SENIOR RESIDENCE</b> | <b>VERIFICHE EFFETTUATE SUI RIVELATORI DI FUMO E INCENDIO</b> |                                        |            |                  | responsabile della<br>verifica<br><br>Egidio Vair |
|                                                   |                                                                                                             | verificatore                                                  | <b>Sicurtec Via ....., Venaus (To)</b> |            |                  |                                                   |
|                                                   |                                                                                                             | <b>P.IVA</b>                                                  | <b>8218040015</b>                      | <b>REA</b> | <b>955159 TO</b> |                                                   |



|                                                   |                                                                                                             |                                                               |                                        |            |                  |                                                   |
|---------------------------------------------------|-------------------------------------------------------------------------------------------------------------|---------------------------------------------------------------|----------------------------------------|------------|------------------|---------------------------------------------------|
| Residenza<br>Sanitaria<br>Assistenziale<br>Torino | <br><b>SENIOR RESIDENCE</b> | <b>VERIFICHE EFFETTUATE SUI RIVELATORI DI FUMO E INCENDIO</b> |                                        |            |                  | responsabile della<br>verifica<br><br>Egidio Vair |
|                                                   |                                                                                                             | verificatore                                                  | <b>Sicurtec Via ....., Venaus (To)</b> |            |                  |                                                   |
|                                                   |                                                                                                             | <b>P.IVA</b>                                                  | <b>8218040015</b>                      | <b>REA</b> | <b>955159 TO</b> |                                                   |



Cod. MAN 14.1

rev. 01

note e azioni  
barrare se con esito  
positivo

su tutti i piani

alla centrale

con rimozione di  
un sensore

scollegando un morsetto

Documento da pg. 2 a pg. 7

|          |                       |
|----------|-----------------------|
| presente | la lista di controllo |
|----------|-----------------------|

[illegible]

|               |
|---------------|
| Cod. MAN 14.1 |
| rev. 01       |
|               |
|               |

[illegible]

[illegible]

[illegible]

[illegible]

Cod. MAN 14.1

rev. 01

pulizia

[illegible]



|               |
|---------------|
| Cod. MAN 14.1 |
| rev. 01       |
|               |



|               |
|---------------|
| Cod. MAN 14.1 |
| rev. 01       |
|               |



|                                                                                     |          |                                                                                                       |                            |                                                                                                             |            |         |            |                                    |  |  |
|-------------------------------------------------------------------------------------|----------|-------------------------------------------------------------------------------------------------------|----------------------------|-------------------------------------------------------------------------------------------------------------|------------|---------|------------|------------------------------------|--|--|
| Residenza Sanitaria Assistenziale Torino                                            |          | <br>SENIOR RESIDENCE |                            | VERIFICHE SU PRESIDI ANTINCENDIO (Elettromagnetici)                                                         |            |         |            | cod MAN 14.2                       |  |  |
|                                                                                     |          |                                                                                                       |                            | effettuate ai sensi della Norma UNI 9994 -1 da<br>verificatore <b>Sicurtec fraz. Molino 38, Venaus (To)</b> |            |         |            | REV. '00                           |  |  |
|                                                                                     |          |                                                                                                       |                            | <b>P.IVA 8218040015 REA 955159 TO</b>                                                                       |            |         |            | verificatore<br><b>Egidio Vair</b> |  |  |
| <b>Elettromagnetici apertura e chiusura porte U.S.</b>                              |          |                                                                                                       |                            |                                                                                                             |            |         |            | note                               |  |  |
| modalità di verifica: controllo efficienza del sistema elettrico di sgancio magnete |          |                                                                                                       |                            |                                                                                                             |            |         |            |                                    |  |  |
| piano                                                                               | numero   | Locale                                                                                                | tipologia presidio         | dim. n° ante                                                                                                | verificato |         | verificato |                                    |  |  |
|                                                                                     |          |                                                                                                       |                            |                                                                                                             | data       | tecnico | data       | tecnico                            |  |  |
| -1 semint.                                                                          | 600      | 601                                                                                                   | U.S. corr cucina           | normale                                                                                                     | 120        |         |            |                                    |  |  |
|                                                                                     |          |                                                                                                       | Push bar                   | 1                                                                                                           |            |         |            |                                    |  |  |
|                                                                                     |          | 613                                                                                                   | U.S. corr. Servizi         | REI 120                                                                                                     | 120        |         |            |                                    |  |  |
|                                                                                     |          |                                                                                                       |                            | leva                                                                                                        | 2          |         |            |                                    |  |  |
|                                                                                     |          | 619                                                                                                   | accesso corridoio Palestra | REI 120                                                                                                     | 120        |         |            |                                    |  |  |
|                                                                                     |          |                                                                                                       |                            | leva                                                                                                        | 2          |         |            |                                    |  |  |
|                                                                                     |          | 623                                                                                                   | U.S. corr. Palestra        | normale                                                                                                     | 120        |         |            |                                    |  |  |
|                                                                                     |          |                                                                                                       |                            | leva                                                                                                        | 2          |         |            |                                    |  |  |
|                                                                                     | 630      | U.S. scala su cortile                                                                                 | normale                    | 120                                                                                                         |            |         |            |                                    |  |  |
|                                                                                     |          |                                                                                                       | Push bar                   | 1                                                                                                           |            |         |            |                                    |  |  |
|                                                                                     | 631      | U.S. filtro ascens. su cortile                                                                        | normale                    | 120                                                                                                         |            |         |            |                                    |  |  |
|                                                                                     |          |                                                                                                       | Push bar                   | 1                                                                                                           |            |         |            |                                    |  |  |
|                                                                                     | 632      | U.S. palestra su cortile                                                                              | normale                    | 120                                                                                                         |            |         |            |                                    |  |  |
|                                                                                     |          |                                                                                                       | Push bar                   | 1                                                                                                           |            |         |            |                                    |  |  |
| 0                                                                                   | 101      | U.S. corridoio ncl 150                                                                                | REI 120                    | 120                                                                                                         |            |         |            |                                    |  |  |
|                                                                                     |          |                                                                                                       | leva                       | 1                                                                                                           |            |         |            |                                    |  |  |
|                                                                                     | 108      | Accesso corridoio uffici                                                                              | REI 120                    | 180                                                                                                         |            |         |            |                                    |  |  |
|                                                                                     |          |                                                                                                       | leva                       | 2                                                                                                           |            |         |            |                                    |  |  |
|                                                                                     | 111      | filtro su sala hall                                                                                   | REI 120                    | 180                                                                                                         |            |         |            |                                    |  |  |
|                                                                                     |          |                                                                                                       | leva                       | 2                                                                                                           |            |         |            |                                    |  |  |
|                                                                                     | 112      | filtro su scala centrale                                                                              | REI 120                    | 120                                                                                                         |            |         |            |                                    |  |  |
|                                                                                     |          |                                                                                                       | leva                       | 2                                                                                                           |            |         |            |                                    |  |  |
|                                                                                     | 116      | U.S. corridoio ncl 100                                                                                | REI 120                    | 120                                                                                                         |            |         |            |                                    |  |  |
|                                                                                     |          |                                                                                                       | leva                       | 1                                                                                                           |            |         |            |                                    |  |  |
|                                                                                     | 1° piano | 201                                                                                                   | U.S. corridoio ncl 250     | REI 120                                                                                                     | 120        |         |            |                                    |  |  |
|                                                                                     |          |                                                                                                       |                            | leva                                                                                                        | 1          |         |            |                                    |  |  |
|                                                                                     |          | 205                                                                                                   | accesso corridoio ncl 250  | REI 120                                                                                                     | 180        |         |            |                                    |  |  |
|                                                                                     |          |                                                                                                       |                            | leva                                                                                                        | 2          |         |            |                                    |  |  |
| 208                                                                                 |          | da filtro a montalettighe                                                                             | REI 120                    | 180                                                                                                         |            |         |            |                                    |  |  |
|                                                                                     |          |                                                                                                       | leva                       | 2                                                                                                           |            |         |            |                                    |  |  |
| 209                                                                                 |          | filtro su scala centrale                                                                              | REI 120                    | 120                                                                                                         |            |         |            |                                    |  |  |
|                                                                                     |          |                                                                                                       | leva                       | 2                                                                                                           |            |         |            |                                    |  |  |
| 211                                                                                 |          | accesso corridoio ncl 200                                                                             | REI 120                    | 120                                                                                                         |            |         |            |                                    |  |  |
|                                                                                     |          |                                                                                                       | leva                       | 2                                                                                                           |            |         |            |                                    |  |  |
| 214                                                                                 |          | U.S. ncl 200                                                                                          | REI 120                    | 120                                                                                                         |            |         |            |                                    |  |  |
|                                                                                     |          |                                                                                                       | leva                       | 1                                                                                                           |            |         |            |                                    |  |  |
| 2° piano                                                                            | 301      | U.S. corridoio ncl 250                                                                                | REI 120                    | 120                                                                                                         |            |         |            |                                    |  |  |
|                                                                                     |          |                                                                                                       | leva                       | 1                                                                                                           |            |         |            |                                    |  |  |
|                                                                                     | 305      | accesso corridoio ncl 350                                                                             | REI 120                    | 180                                                                                                         |            |         |            |                                    |  |  |
|                                                                                     |          |                                                                                                       | leva                       | 2                                                                                                           |            |         |            |                                    |  |  |
|                                                                                     | 308      | da filtro a montalettighe                                                                             | REI 120                    | 120                                                                                                         |            |         |            |                                    |  |  |
|                                                                                     |          |                                                                                                       | leva                       | 2                                                                                                           |            |         |            |                                    |  |  |
|                                                                                     | 309      | filtro su scala centrale                                                                              | REI 120                    | 120                                                                                                         |            |         |            |                                    |  |  |
|                                                                                     |          |                                                                                                       | leva                       | 2                                                                                                           |            |         |            |                                    |  |  |
|                                                                                     | 311      | accesso corridoio ncl 300                                                                             | REI 120                    | 120                                                                                                         |            |         |            |                                    |  |  |
|                                                                                     |          |                                                                                                       | leva                       | 2                                                                                                           |            |         |            |                                    |  |  |
|                                                                                     | 314      | U.S. ncl 300                                                                                          | REI 120                    | 120                                                                                                         |            |         |            |                                    |  |  |
|                                                                                     |          |                                                                                                       |                            |                                                                                                             |            |         |            |                                    |  |  |

|                                                                                     |        |                                                                                                       |                    |                                                                                                             |            |         |            |                                    |      |
|-------------------------------------------------------------------------------------|--------|-------------------------------------------------------------------------------------------------------|--------------------|-------------------------------------------------------------------------------------------------------------|------------|---------|------------|------------------------------------|------|
| Residenza Sanitaria Assistenziale Torino                                            |        | <br>SENIOR RESIDENCE |                    | <b>VERIFICHE SU PRESIDI ANTINCENDIO (Elettromagneti)</b>                                                    |            |         |            | cod MAN 14.2                       |      |
|                                                                                     |        |                                                                                                       |                    | effettuate ai sensi della Norma UNI 9994 -1 da<br>verificatore <b>Sicurtec fraz. Molino 38, Venaus (To)</b> |            |         |            | REV. '00                           |      |
|                                                                                     |        |                                                                                                       |                    | <b>P.IVA 8218040015 REA 955159 TO</b>                                                                       |            |         |            | verificatore<br><b>Egidio Vair</b> |      |
| <b>Elettromagneti apertura e chiusura porte U.S.</b>                                |        |                                                                                                       |                    |                                                                                                             |            |         |            |                                    |      |
| modalità di verifica: controllo efficienza del sistema elettrico di sgancio magnete |        |                                                                                                       |                    |                                                                                                             |            |         |            |                                    |      |
| piano                                                                               | numero | Locale                                                                                                | tipologia presidio | dim. n° ante                                                                                                | verificato |         | verificato |                                    | note |
|                                                                                     |        |                                                                                                       |                    |                                                                                                             | data       | tecnico | data       | tecnico                            |      |
|                                                                                     | 014    | U.S. na 300                                                                                           | leva               | 1                                                                                                           |            |         |            |                                    |      |


|                                                                                     |                            |                                                                                                       |                    |                                                                                                                                                                                                                  |            |         |            |                                                                |      |
|-------------------------------------------------------------------------------------|----------------------------|-------------------------------------------------------------------------------------------------------|--------------------|------------------------------------------------------------------------------------------------------------------------------------------------------------------------------------------------------------------|------------|---------|------------|----------------------------------------------------------------|------|
| Residenza Sanitaria Assistenziale Torino                                            |                            | <br>SENIOR RESIDENCE |                    | <b>VERIFICHE SU PRESIDI ANTINCENDIO (Elettromagneti)</b><br>effettuate ai sensi della Norma UNI 9994 -1 da<br>verificatore <b>Sicurtec fraz. Molino 38, Venaus (To)</b><br><b>P.IVA 8218040015 REA 955159 TO</b> |            |         |            | cod MAN 14.2<br>REV. '00<br>verificatore<br><b>Egidio Vair</b> |      |
| <b>Elettromagneti apertura e chiusura porte U.S.</b>                                |                            |                                                                                                       |                    |                                                                                                                                                                                                                  |            |         |            |                                                                |      |
| modalità di verifica: controllo efficienza del sistema elettrico di sgancio magnete |                            |                                                                                                       |                    |                                                                                                                                                                                                                  |            |         |            |                                                                |      |
| piano                                                                               | numero                     | Locale                                                                                                | tipologia presidio | dim. n° ante                                                                                                                                                                                                     | verificato |         | verificato |                                                                | note |
|                                                                                     |                            |                                                                                                       |                    |                                                                                                                                                                                                                  | data       | tecnico | data       | tecnico                                                        |      |
| piano 3°                                                                            | 401                        | U.S. su terrazzo_1                                                                                    | normale            | 90                                                                                                                                                                                                               |            |         |            |                                                                |      |
|                                                                                     |                            |                                                                                                       | leva               | 1                                                                                                                                                                                                                |            |         |            |                                                                |      |
|                                                                                     | 402                        | U.S. su terrazzo_2                                                                                    | normale            | 90                                                                                                                                                                                                               |            |         |            |                                                                |      |
|                                                                                     |                            |                                                                                                       | leva               | 1                                                                                                                                                                                                                |            |         |            |                                                                |      |
|                                                                                     | 403                        | accesso veranda                                                                                       | normale            | 120                                                                                                                                                                                                              |            |         |            |                                                                |      |
|                                                                                     |                            |                                                                                                       | leva               | 1                                                                                                                                                                                                                |            |         |            |                                                                |      |
|                                                                                     | 405                        | U.S. su terrazzo coperto                                                                              | normale            | 120                                                                                                                                                                                                              |            |         |            |                                                                |      |
|                                                                                     |                            |                                                                                                       | leva               | 1                                                                                                                                                                                                                |            |         |            |                                                                |      |
|                                                                                     | 407                        | accesso ncl 450                                                                                       | REI 120            | 120                                                                                                                                                                                                              |            |         |            |                                                                |      |
|                                                                                     |                            |                                                                                                       | Push bar           | 2                                                                                                                                                                                                                |            |         |            |                                                                |      |
|                                                                                     | 408                        | U.S. su filtro scale                                                                                  | REI 120            | 120                                                                                                                                                                                                              |            |         |            |                                                                |      |
|                                                                                     |                            |                                                                                                       | leva               | 2                                                                                                                                                                                                                |            |         |            |                                                                |      |
| 410                                                                                 | U.S. su scale centrale     | REI 120                                                                                               | 120                |                                                                                                                                                                                                                  |            |         |            |                                                                |      |
|                                                                                     |                            | leva                                                                                                  | 2                  |                                                                                                                                                                                                                  |            |         |            |                                                                |      |
| 411                                                                                 | Uscita su filtro ascensore | REI 120                                                                                               | 180                |                                                                                                                                                                                                                  |            |         |            |                                                                |      |
|                                                                                     |                            | Push bar                                                                                              | 2                  |                                                                                                                                                                                                                  |            |         |            |                                                                |      |
| 414                                                                                 | accesso ncl 400            | REI 120                                                                                               | 120                |                                                                                                                                                                                                                  |            |         |            |                                                                |      |
|                                                                                     |                            | Push bar                                                                                              | 2                  |                                                                                                                                                                                                                  |            |         |            |                                                                |      |
| 417                                                                                 | U.S. ncl 400               | REI 120                                                                                               | 120                |                                                                                                                                                                                                                  |            |         |            |                                                                |      |
|                                                                                     |                            | Push bar                                                                                              | 2                  |                                                                                                                                                                                                                  |            |         |            |                                                                |      |
|                                                                                     | 509                        | U.S. corridoio su filtro ascensori                                                                    | REI 120            | 180                                                                                                                                                                                                              |            |         |            |                                                                |      |
|                                                                                     |                            |                                                                                                       | leva               | 2                                                                                                                                                                                                                |            |         |            |                                                                |      |
|                                                                                     | 510                        | U.S. su scala centrale                                                                                | REI 120            | 120                                                                                                                                                                                                              |            |         |            |                                                                |      |
|                                                                                     |                            |                                                                                                       | leva               | 2                                                                                                                                                                                                                |            |         |            |                                                                |      |
|                                                                                     | 511                        | accesso corridoio auditorium                                                                          | REI 120            | 180                                                                                                                                                                                                              |            |         |            |                                                                |      |
|                                                                                     |                            |                                                                                                       | leva               | 2                                                                                                                                                                                                                |            |         |            |                                                                |      |
|                                                                                     | 517                        | locale attività artistiche                                                                            | REI 120            | 180                                                                                                                                                                                                              |            |         |            |                                                                |      |
|                                                                                     |                            |                                                                                                       | scrocco            | 2                                                                                                                                                                                                                |            |         |            |                                                                |      |
|                                                                                     | 518                        | U.S. su terrazzo_1                                                                                    | normale            | 120                                                                                                                                                                                                              |            |         |            |                                                                |      |
|                                                                                     |                            |                                                                                                       | leva               | 2                                                                                                                                                                                                                |            |         |            |                                                                |      |
|                                                                                     | 519                        | U.S. su terrazzo_2                                                                                    | normale            | 120                                                                                                                                                                                                              |            |         |            |                                                                |      |
|                                                                                     |                            |                                                                                                       | Push bar           | 2                                                                                                                                                                                                                |            |         |            |                                                                |      |
|                                                                                     |                            |                                                                                                       | Elettromagneti     | 29                                                                                                                                                                                                               |            |         |            |                                                                |      |
|                                                                                     |                            |                                                                                                       |                    | data                                                                                                                                                                                                             | RSPP       | data    | RSPP       |                                                                |      |
|                                                                                     |                            |                                                                                                       | visto              |                                                                                                                                                                                                                  |            |         |            |                                                                |      |

|                                                                                     |        |                                                                                                       |                    |                                                                                                             |            |                      |            |                                    |  |
|-------------------------------------------------------------------------------------|--------|-------------------------------------------------------------------------------------------------------|--------------------|-------------------------------------------------------------------------------------------------------------|------------|----------------------|------------|------------------------------------|--|
| Residenza Sanitaria Assistenziale Torino                                            |        | <br>SENIOR RESIDENCE |                    | <b>VERIFICHE SU PRESIDI ANTINCENDIO (Elettromagneti)</b>                                                    |            |                      |            | cod MAN 14.2                       |  |
|                                                                                     |        |                                                                                                       |                    | effettuate ai sensi della Norma UNI 9994 -1 da<br>verificatore <b>Sicurtec fraz. Molino 38, Venaus (To)</b> |            |                      |            | REV. '00                           |  |
|                                                                                     |        |                                                                                                       |                    | <b>P.IVA 8218040015</b>                                                                                     |            | <b>REA 955159 TO</b> |            | verificatore<br><b>Egidio Vair</b> |  |
| <b>Elettromagneti apertura e chiusura porte U.S.</b>                                |        |                                                                                                       |                    |                                                                                                             |            |                      |            | note                               |  |
| modalità di verifica: controllo efficienza del sistema elettrico di sgancio magnete |        |                                                                                                       |                    |                                                                                                             |            |                      |            |                                    |  |
| piano                                                                               | numero | Locale                                                                                                | tipologia presidio | dim. n° ante                                                                                                | verificato |                      | verificato |                                    |  |
|                                                                                     |        |                                                                                                       |                    |                                                                                                             | data       | tecnico              | data       | tecnico                            |  |


|                                                                                                                                                                                                                                                                                                                                 |                                                                                                                                                                                                                                                                                                                                 |                                                                                          |                               |
|---------------------------------------------------------------------------------------------------------------------------------------------------------------------------------------------------------------------------------------------------------------------------------------------------------------------------------|---------------------------------------------------------------------------------------------------------------------------------------------------------------------------------------------------------------------------------------------------------------------------------------------------------------------------------|------------------------------------------------------------------------------------------|-------------------------------|
| in via ANTONIO BAKA - San Donato 23 10138 TORINO - tel. 011/555555<br>in via SAN GIUSEPPE - via Roma 23/25 10137 TORINO - tel. 011/555555<br>SENIOR RESIDENCE - via G. Saragat 78 - TORINO<br>Piano Piano Primo - Residenza Sanitaria Assistenziale<br>Note: Verifiche Antincendio e Verifiche Elettromagnetiche<br>scala 1:200 | in via ANTONIO BAKA - San Donato 23 10138 TORINO - tel. 011/555555<br>in via SAN GIUSEPPE - via Roma 23/25 10137 TORINO - tel. 011/555555<br>SENIOR RESIDENCE - via G. Saragat 78 - TORINO<br>Piano Piano Primo - Residenza Sanitaria Assistenziale<br>Note: Verifiche Antincendio e Verifiche Elettromagnetiche<br>scala 1:200 | <b>18</b> porte RB <b>33</b> porte norm<br>tutte con maniglione antipanco<br>scala 1:200 | 1<br>apr. 2018<br>scala 1:200 |
|---------------------------------------------------------------------------------------------------------------------------------------------------------------------------------------------------------------------------------------------------------------------------------------------------------------------------------|---------------------------------------------------------------------------------------------------------------------------------------------------------------------------------------------------------------------------------------------------------------------------------------------------------------------------------|------------------------------------------------------------------------------------------|-------------------------------|



|                                                                                                                                                                                                                                                                                                                                 |                                                                                                                                                                                                                                                                                                                                 |                                                                                          |                               |
|---------------------------------------------------------------------------------------------------------------------------------------------------------------------------------------------------------------------------------------------------------------------------------------------------------------------------------|---------------------------------------------------------------------------------------------------------------------------------------------------------------------------------------------------------------------------------------------------------------------------------------------------------------------------------|------------------------------------------------------------------------------------------|-------------------------------|
| in via ANTONIO BAKA - San Donato 23 10138 TORINO - tel. 011/555555<br>in via SAN GIUSEPPE - via Roma 23/25 10137 TORINO - tel. 011/555555<br>SENIOR RESIDENCE - via G. Saragat 78 - TORINO<br>Piano Piano Primo - Residenza Sanitaria Assistenziale<br>Note: Verifiche Antincendio e Verifiche Elettromagnetiche<br>scala 1:200 | in via ANTONIO BAKA - San Donato 23 10138 TORINO - tel. 011/555555<br>in via SAN GIUSEPPE - via Roma 23/25 10137 TORINO - tel. 011/555555<br>SENIOR RESIDENCE - via G. Saragat 78 - TORINO<br>Piano Piano Primo - Residenza Sanitaria Assistenziale<br>Note: Verifiche Antincendio e Verifiche Elettromagnetiche<br>scala 1:200 | <b>18</b> porte RB <b>33</b> porte norm<br>tutte con maniglione antipanco<br>scala 1:200 | 2<br>apr. 2018<br>scala 1:200 |
|---------------------------------------------------------------------------------------------------------------------------------------------------------------------------------------------------------------------------------------------------------------------------------------------------------------------------------|---------------------------------------------------------------------------------------------------------------------------------------------------------------------------------------------------------------------------------------------------------------------------------------------------------------------------------|------------------------------------------------------------------------------------------|-------------------------------|

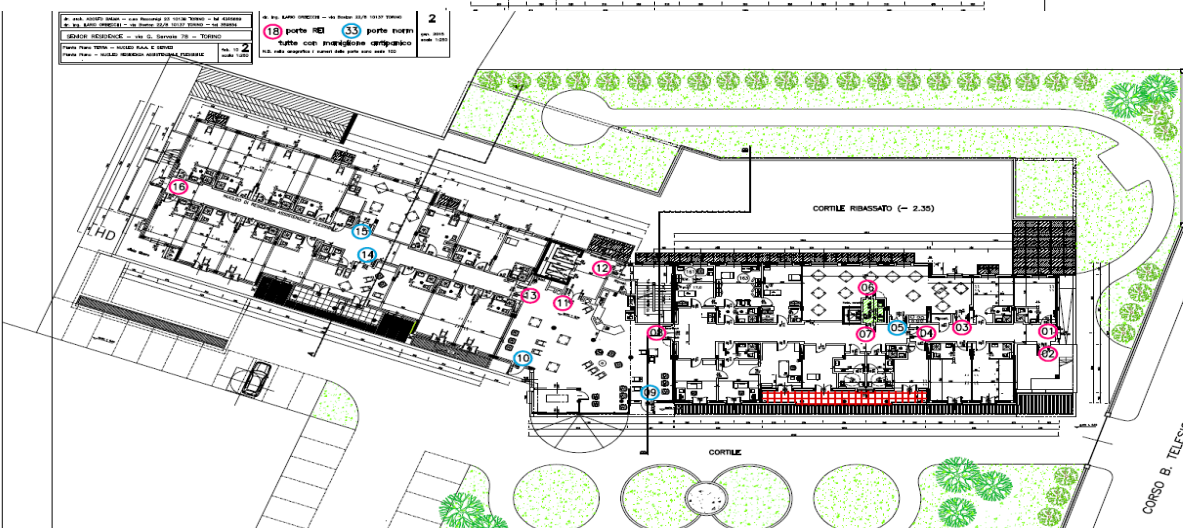

|                                                                                                                                                                                                                                                                                                                                 |                                                                                                                                                                                                                                                                                                                                 |                                                                                          |                               |
|---------------------------------------------------------------------------------------------------------------------------------------------------------------------------------------------------------------------------------------------------------------------------------------------------------------------------------|---------------------------------------------------------------------------------------------------------------------------------------------------------------------------------------------------------------------------------------------------------------------------------------------------------------------------------|------------------------------------------------------------------------------------------|-------------------------------|
| in via ANTONIO BAKA - San Donato 23 10138 TORINO - tel. 011/555555<br>in via SAN GIUSEPPE - via Roma 23/25 10137 TORINO - tel. 011/555555<br>SENIOR RESIDENCE - via G. Saragat 78 - TORINO<br>Piano Piano Primo - Residenza Sanitaria Assistenziale<br>Note: Verifiche Antincendio e Verifiche Elettromagnetiche<br>scala 1:200 | in via ANTONIO BAKA - San Donato 23 10138 TORINO - tel. 011/555555<br>in via SAN GIUSEPPE - via Roma 23/25 10137 TORINO - tel. 011/555555<br>SENIOR RESIDENCE - via G. Saragat 78 - TORINO<br>Piano Piano Primo - Residenza Sanitaria Assistenziale<br>Note: Verifiche Antincendio e Verifiche Elettromagnetiche<br>scala 1:200 | <b>18</b> porte RB <b>33</b> porte norm<br>tutte con maniglione antipanco<br>scala 1:200 | 3<br>apr. 2018<br>scala 1:200 |
|---------------------------------------------------------------------------------------------------------------------------------------------------------------------------------------------------------------------------------------------------------------------------------------------------------------------------------|---------------------------------------------------------------------------------------------------------------------------------------------------------------------------------------------------------------------------------------------------------------------------------------------------------------------------------|------------------------------------------------------------------------------------------|-------------------------------|

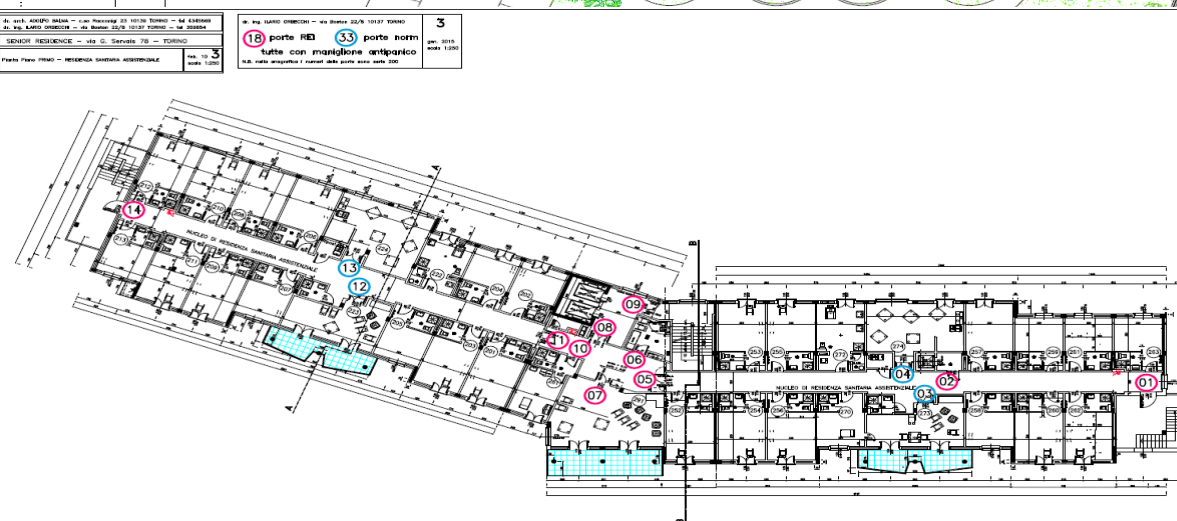

|                                                                                                                                                                                                                                                                                                                                 |                                                                                                                                                                                                                                                                                                                                 |                                                                                          |                               |
|---------------------------------------------------------------------------------------------------------------------------------------------------------------------------------------------------------------------------------------------------------------------------------------------------------------------------------|---------------------------------------------------------------------------------------------------------------------------------------------------------------------------------------------------------------------------------------------------------------------------------------------------------------------------------|------------------------------------------------------------------------------------------|-------------------------------|
| in via ANTONIO BAKA - San Donato 23 10138 TORINO - tel. 011/555555<br>in via SAN GIUSEPPE - via Roma 23/25 10137 TORINO - tel. 011/555555<br>SENIOR RESIDENCE - via G. Saragat 78 - TORINO<br>Piano Piano Primo - Residenza Sanitaria Assistenziale<br>Note: Verifiche Antincendio e Verifiche Elettromagnetiche<br>scala 1:200 | in via ANTONIO BAKA - San Donato 23 10138 TORINO - tel. 011/555555<br>in via SAN GIUSEPPE - via Roma 23/25 10137 TORINO - tel. 011/555555<br>SENIOR RESIDENCE - via G. Saragat 78 - TORINO<br>Piano Piano Primo - Residenza Sanitaria Assistenziale<br>Note: Verifiche Antincendio e Verifiche Elettromagnetiche<br>scala 1:200 | <b>18</b> porte RB <b>33</b> porte norm<br>tutte con maniglione antipanco<br>scala 1:200 | 4<br>apr. 2018<br>scala 1:200 |
|---------------------------------------------------------------------------------------------------------------------------------------------------------------------------------------------------------------------------------------------------------------------------------------------------------------------------------|---------------------------------------------------------------------------------------------------------------------------------------------------------------------------------------------------------------------------------------------------------------------------------------------------------------------------------|------------------------------------------------------------------------------------------|-------------------------------|

|                                                   |                                                                                                       |                                                                                                             |                   |                      |
|---------------------------------------------------|-------------------------------------------------------------------------------------------------------|-------------------------------------------------------------------------------------------------------------|-------------------|----------------------|
| Residenza<br>Sanitaria<br>Assistenziale<br>Torino | <br>SENIOR RESIDENCE | <b>VERIFICHE SU PRESIDI ANTINCENDIO (Elettromagneti)</b>                                                    |                   | cod MAN 14.2         |
|                                                   |                                                                                                       | effettuate ai sensi della Norma UNI 9994 -1 da<br>verificatore <b>Sicurtec fraz. Molino 38, Venaus (To)</b> |                   | REV. '00             |
|                                                   |                                                                                                       | <b>P.IVA</b>                                                                                                | <b>8218040015</b> | <b>REA 955159 TO</b> |

|                                                                                     |  |      |
|-------------------------------------------------------------------------------------|--|------|
| <b>Elettromagneti apertura e chiusura porte U.S.</b>                                |  | note |
| modalità di verifica: controllo efficienza del sistema elettrico di sgancio magnete |  |      |

| piano | numero | Locale | tipologia | dim. | verificato | verificato |  |
|-------|--------|--------|-----------|------|------------|------------|--|
|-------|--------|--------|-----------|------|------------|------------|--|

